
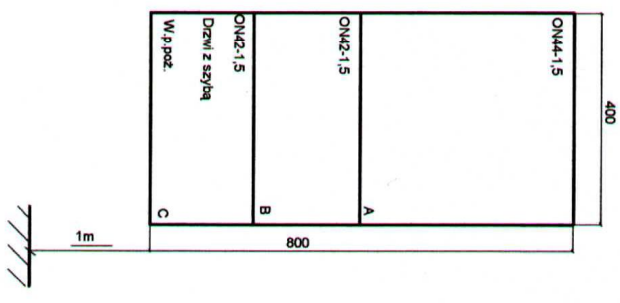


PrąkW	Pom./Odb.
2	0/4
0,95	0/1, 0/4
0/1, 0/4	0/1, 0/4
4	0/4
1	0/1

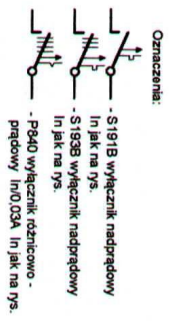

Tablica	Pi	Pp	Ip
—	[kW]	[kW]	[A]
T-K	7,95	4,26	7,82

- Uwagi:
1. Układ sieci zasilającej TN-S
 2. Układ sieci odbiorczej TN-S

Ochrona od porażenia: samoczynne szybkie wyłączenie zasilania

INWESTOR	GMINA GUBIN	NR RYS. 6
OBIEKT	MODERNIZACJA INSTALACJI ELEKTRYCZNEJ W PRZEDSZKOLU	SKALA: 1:10
ADRES BUD.	GUBIN UL. PIASTOWSKA 20	DATA 04.2007r.
TREŚĆ RYS.	UKŁAD POŁĄCZEŃ T-K	Podpis
PROJEKTANT	MGR INŻ. TADEUSZ BARANOWSKI	
UPRAWNIENIA	NR 114/82ZG	