


YDY2o5x6mm<sup>2</sup> w RL28  
z TG  
L= 12m DU=0,21%

YDY2o5x6mm<sup>2</sup> w RL28  
z TG  
L= 20m DU=0,21%

YDY2o3x2,5mm<sup>2</sup>

YDY2o5x6mm<sup>2</sup> w RL28  
do T-2

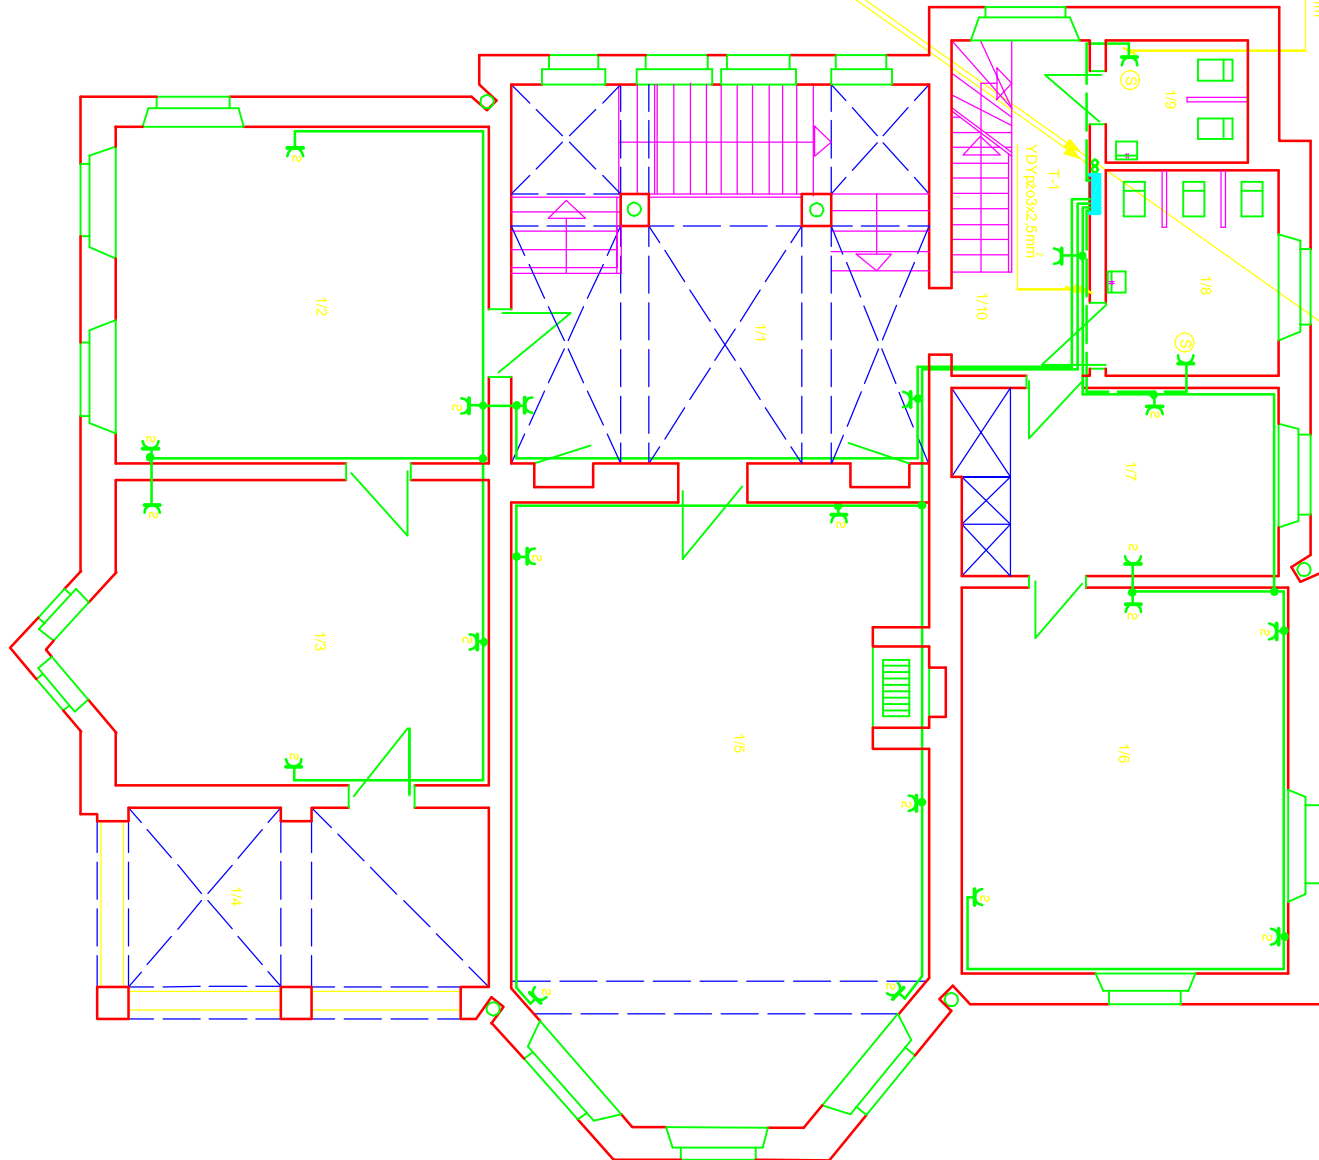

UWAGI I OZNACZENIA: JAK NA RYS.1

- Wykaz pomieszczeń:
- 1/1 - Hall
  - 1/2 - Pokój zabaw
  - 1/3 - Sypialnia
  - 1/4 - Balkon
  - 1/5 - Pokój zabaw
  - 1/6 - Pokój zabaw
  - 1/7 - Pokój
  - 1/8 - WC
  - 1/9 - WC
  - 1/10 - Klatka schodowa

INWESTOR	GMINA GUBIN	
OBIEKT	MODERNIZACJA INSTALACJI ELEKTRYCZNEJ W PRZEDSZKOLU	
ADRES BUD.	GUBIN UL. PIASTOWSKA 20	NR RYS. 12
TRESC RYS.	WLZ. INSTALACJA GNIAZD WTYCZ - RZUT I PIETRA	SKALA: 1:50 DATA 04.2007.
PROJEKTANT	MGR INŻ. TADEUSZ BARANOWSKI	Podpis
UPRAWNIENIA	NR 114/82ZG	