


PRZEKRÓJ NORMALNY PRZEZ DROGĘ DOJAZDOWĄ SKALA 1:25

UWAGA !!!
Podane wymiary dla położenie sieci względem drogi
właściwe od km 0+83,38 do km 235,70

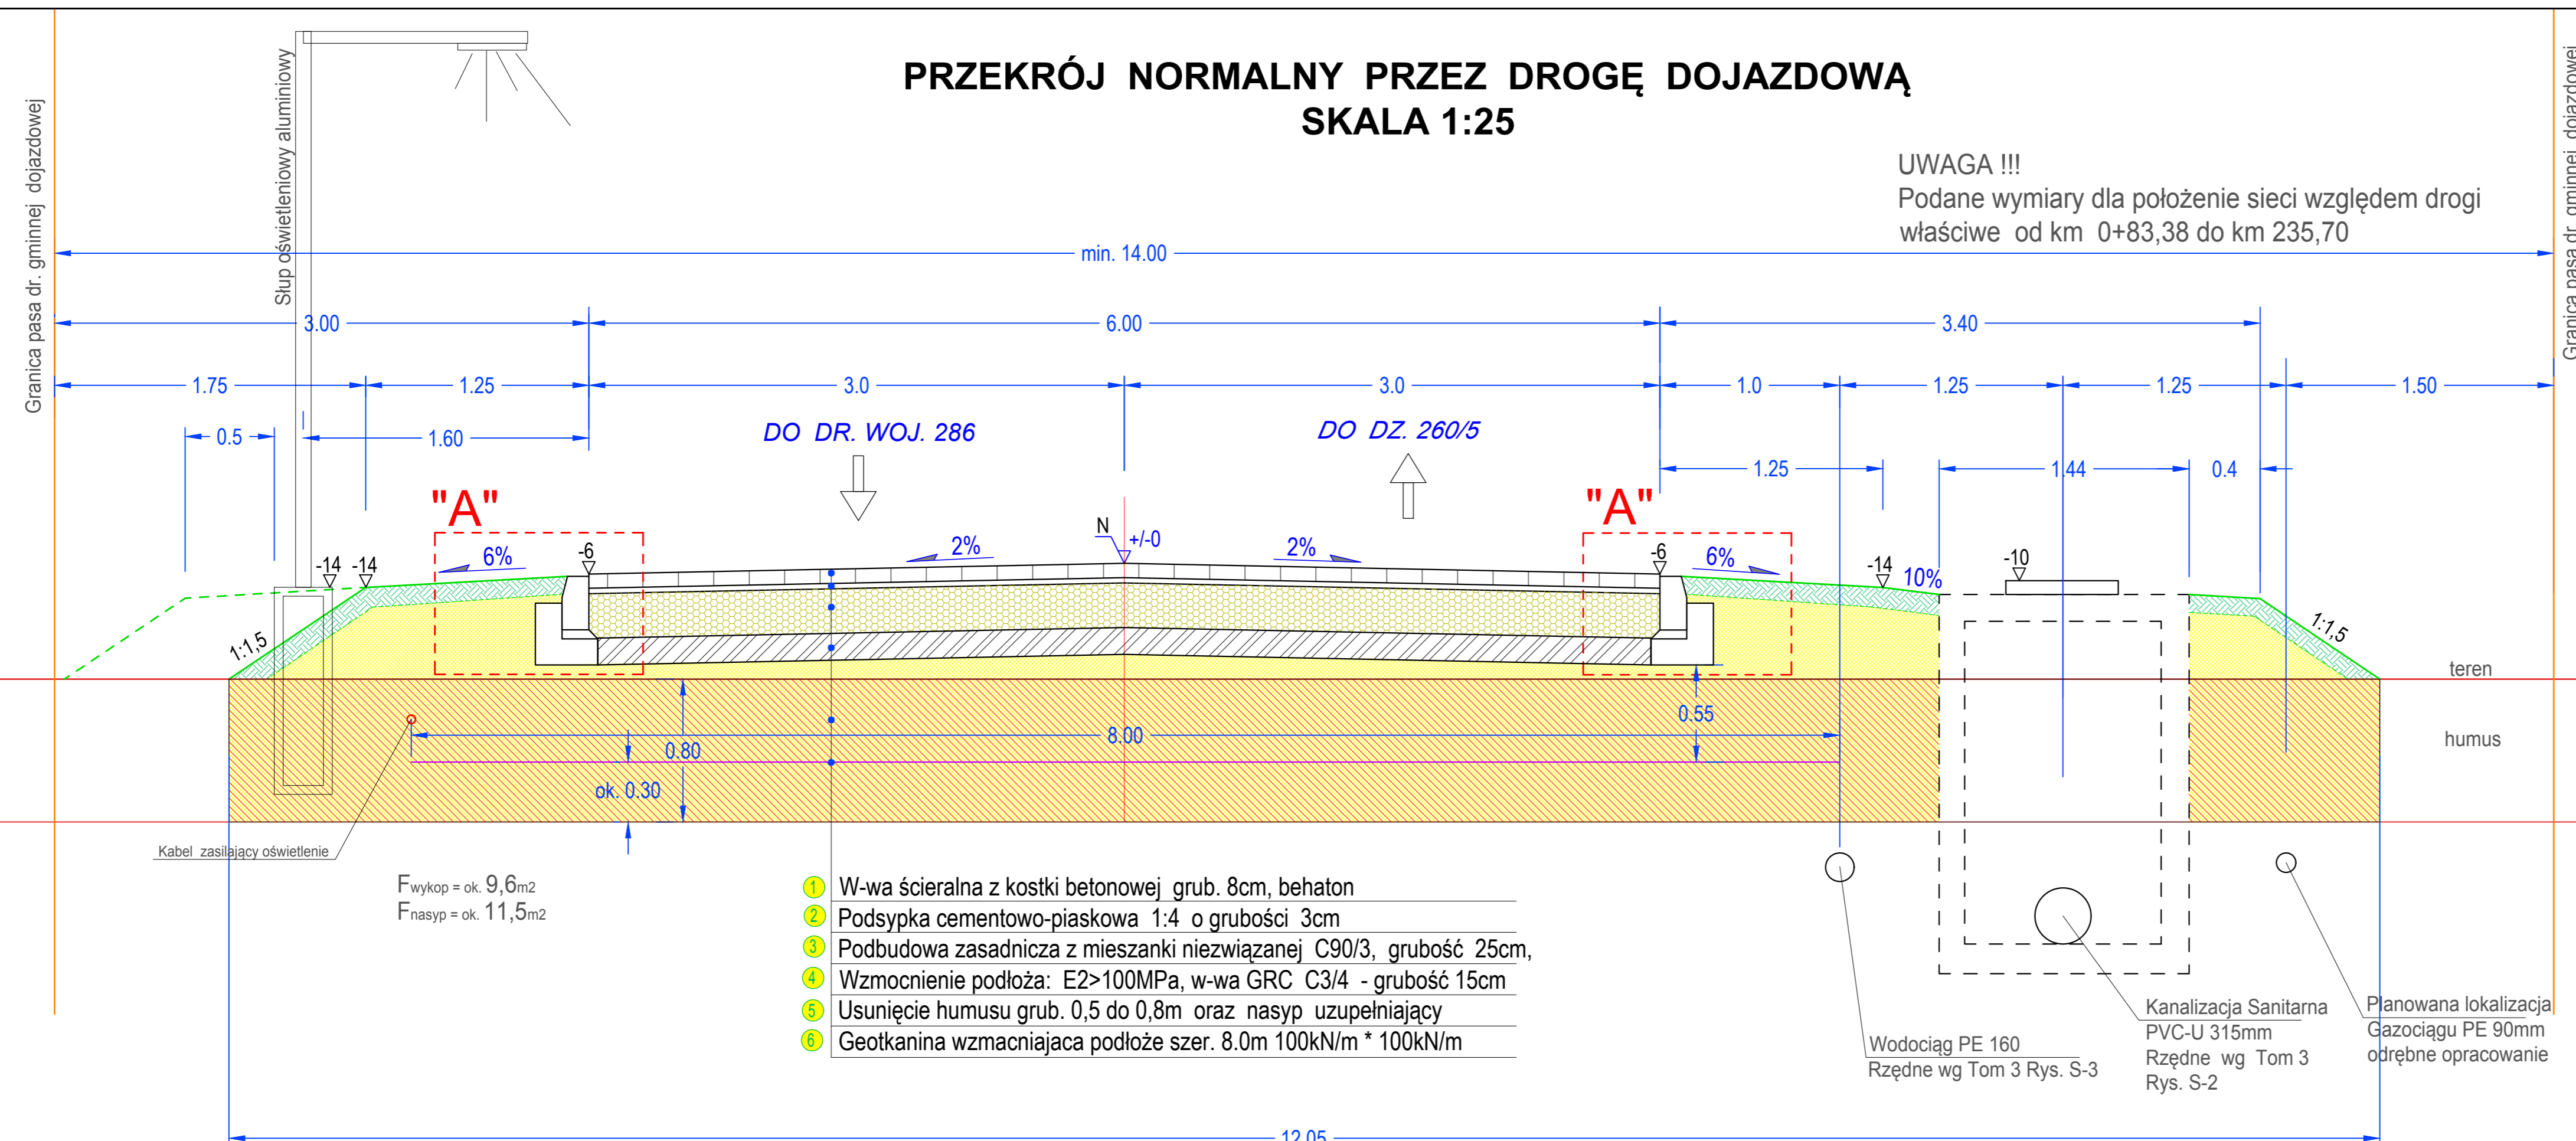

F_{wykop} = ok. 9,6m²
F_{nasyp} = ok. 11,5m²

- 1 W-wa ścieralna z kostki betonowej grub. 8cm, behaton
- 2 Podsyпка cementowo-piaskowa 1:4 o grubości 3cm
- 3 Podbudowa zasadnicza z mieszanki niezwiązanej C90/3, grubość 25cm,
- 4 Wzmocnienie podłoża: E2>100MPa, w-wa GRC C3/4 - grubość 15cm
- 5 Usunięcie humusu grub. 0,5 do 0,8m oraz nasyp uzupełniający
- 6 Geotkanina wzmacniająca podłoże szer. 8.0m 100kN/m * 100kN/m


Wodociąg PE 160
Rzędne wg Tom 3 Rys. S-3

Kanalizacja Sanitarna
PVC-U 315mm
Rzędne wg Tom 3
Rys. S-2

Planowana lokalizacja
Gazociągu PE 90mm
odrębne opracowanie

UWAGA !!!
Podane wymiary dla położenie uzbrojenia względem drogi
właściwe od km 0+83,38 do km 235,70

Szczegół "A" skala 1:10

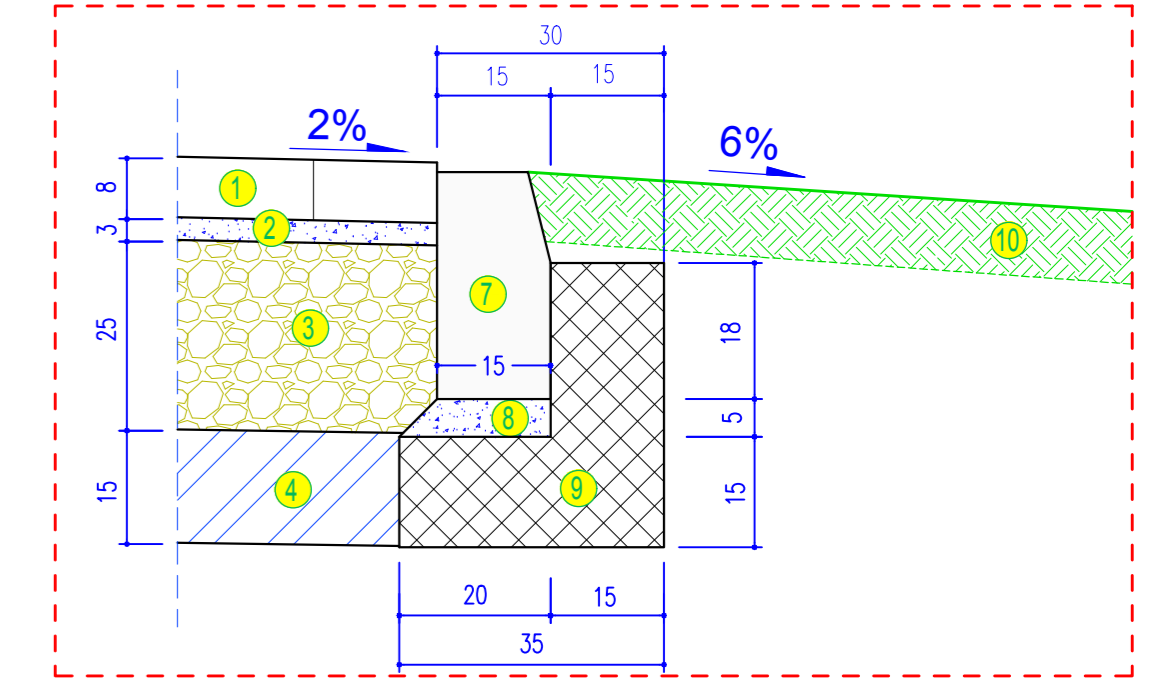

- OZNACZENIA:
- 1 - W-wa ścieralna z kostki betonowej grub. 8cm, behaton
 - 2 - Podsyпка cementowo-piaskowa 1:4 o grubości 3cm
 - 3 - Podbudowa zasadnicza z mieszanki niezwiązanej C90/3, grubość 25cm,
 - 4 - Wzmocnienie podłoża: E2>100MPa, w-wa GRC C3/4 - grubość 15cm
 - 5 - Usunięcie humusu grub. 0,5 do 0,8m oraz nasyp uzupełniający
 - 6 - Geotkanina wzmacniająca podłoże szer. 8.0m 100kN/m * 100kN/m
 - 7 - Krawężnik uliczny 15*30cm
 - 8 - Podsyпка cementowo-piaskowa 1:4 o grub. 5cm
 - 9 - Ława podkrawężnikowa C12/15, F=0,075m²
 - 10 - humusowanie poboczy i skarp w-wą grub. 10cm z obsianiem trawami niskimi

Inwestor: Gmina GUBIN o stat. miejskim 66-620 GUBIN, ul. Piastowska 24		Jednostka projektowa: Biuro Usług Drogowych 66-600 Krosno Odrz., ul. C.K. Norwida 2	
Stanowisko:	Imię i nazwisko:	Uprawnienia:	Data i podpis:
Projektant branża drogowa:	mgr inż. Paweł Stefańczyk	Upr. do proj. nr 67/04/ZG bez ogr. w specjal. drogowej	09.2017
Sprawdzający branża drogowa:	mgr inż. Piotr Gwiazdowski	Upr. do proj. nr 63/05/ZG bez ogr. w specjal. drogowej	09.2017
Obiekt	Budowa gminnej drogi wewnętrznej od drogi woj. nr 286 do działki nr 260/5 łącznie z budową sieci wodociągowej, kanalizacji sanitarnej oraz oświetlenia		
Adres:	Powiat Krośniński, Jedn. ewid. Gubin miasto 080201_1, dz. nr: 163 w obrębie 0009, dz. nr: 244/1, 245/1, 246/2, 260/6 - obręb 0010		
Nazwa rysunku: Skala 1:25 / 1:10	PRZEKRÓJ NORMALNY. SZCZEGÓŁ.		Nr rys. D-4.1